


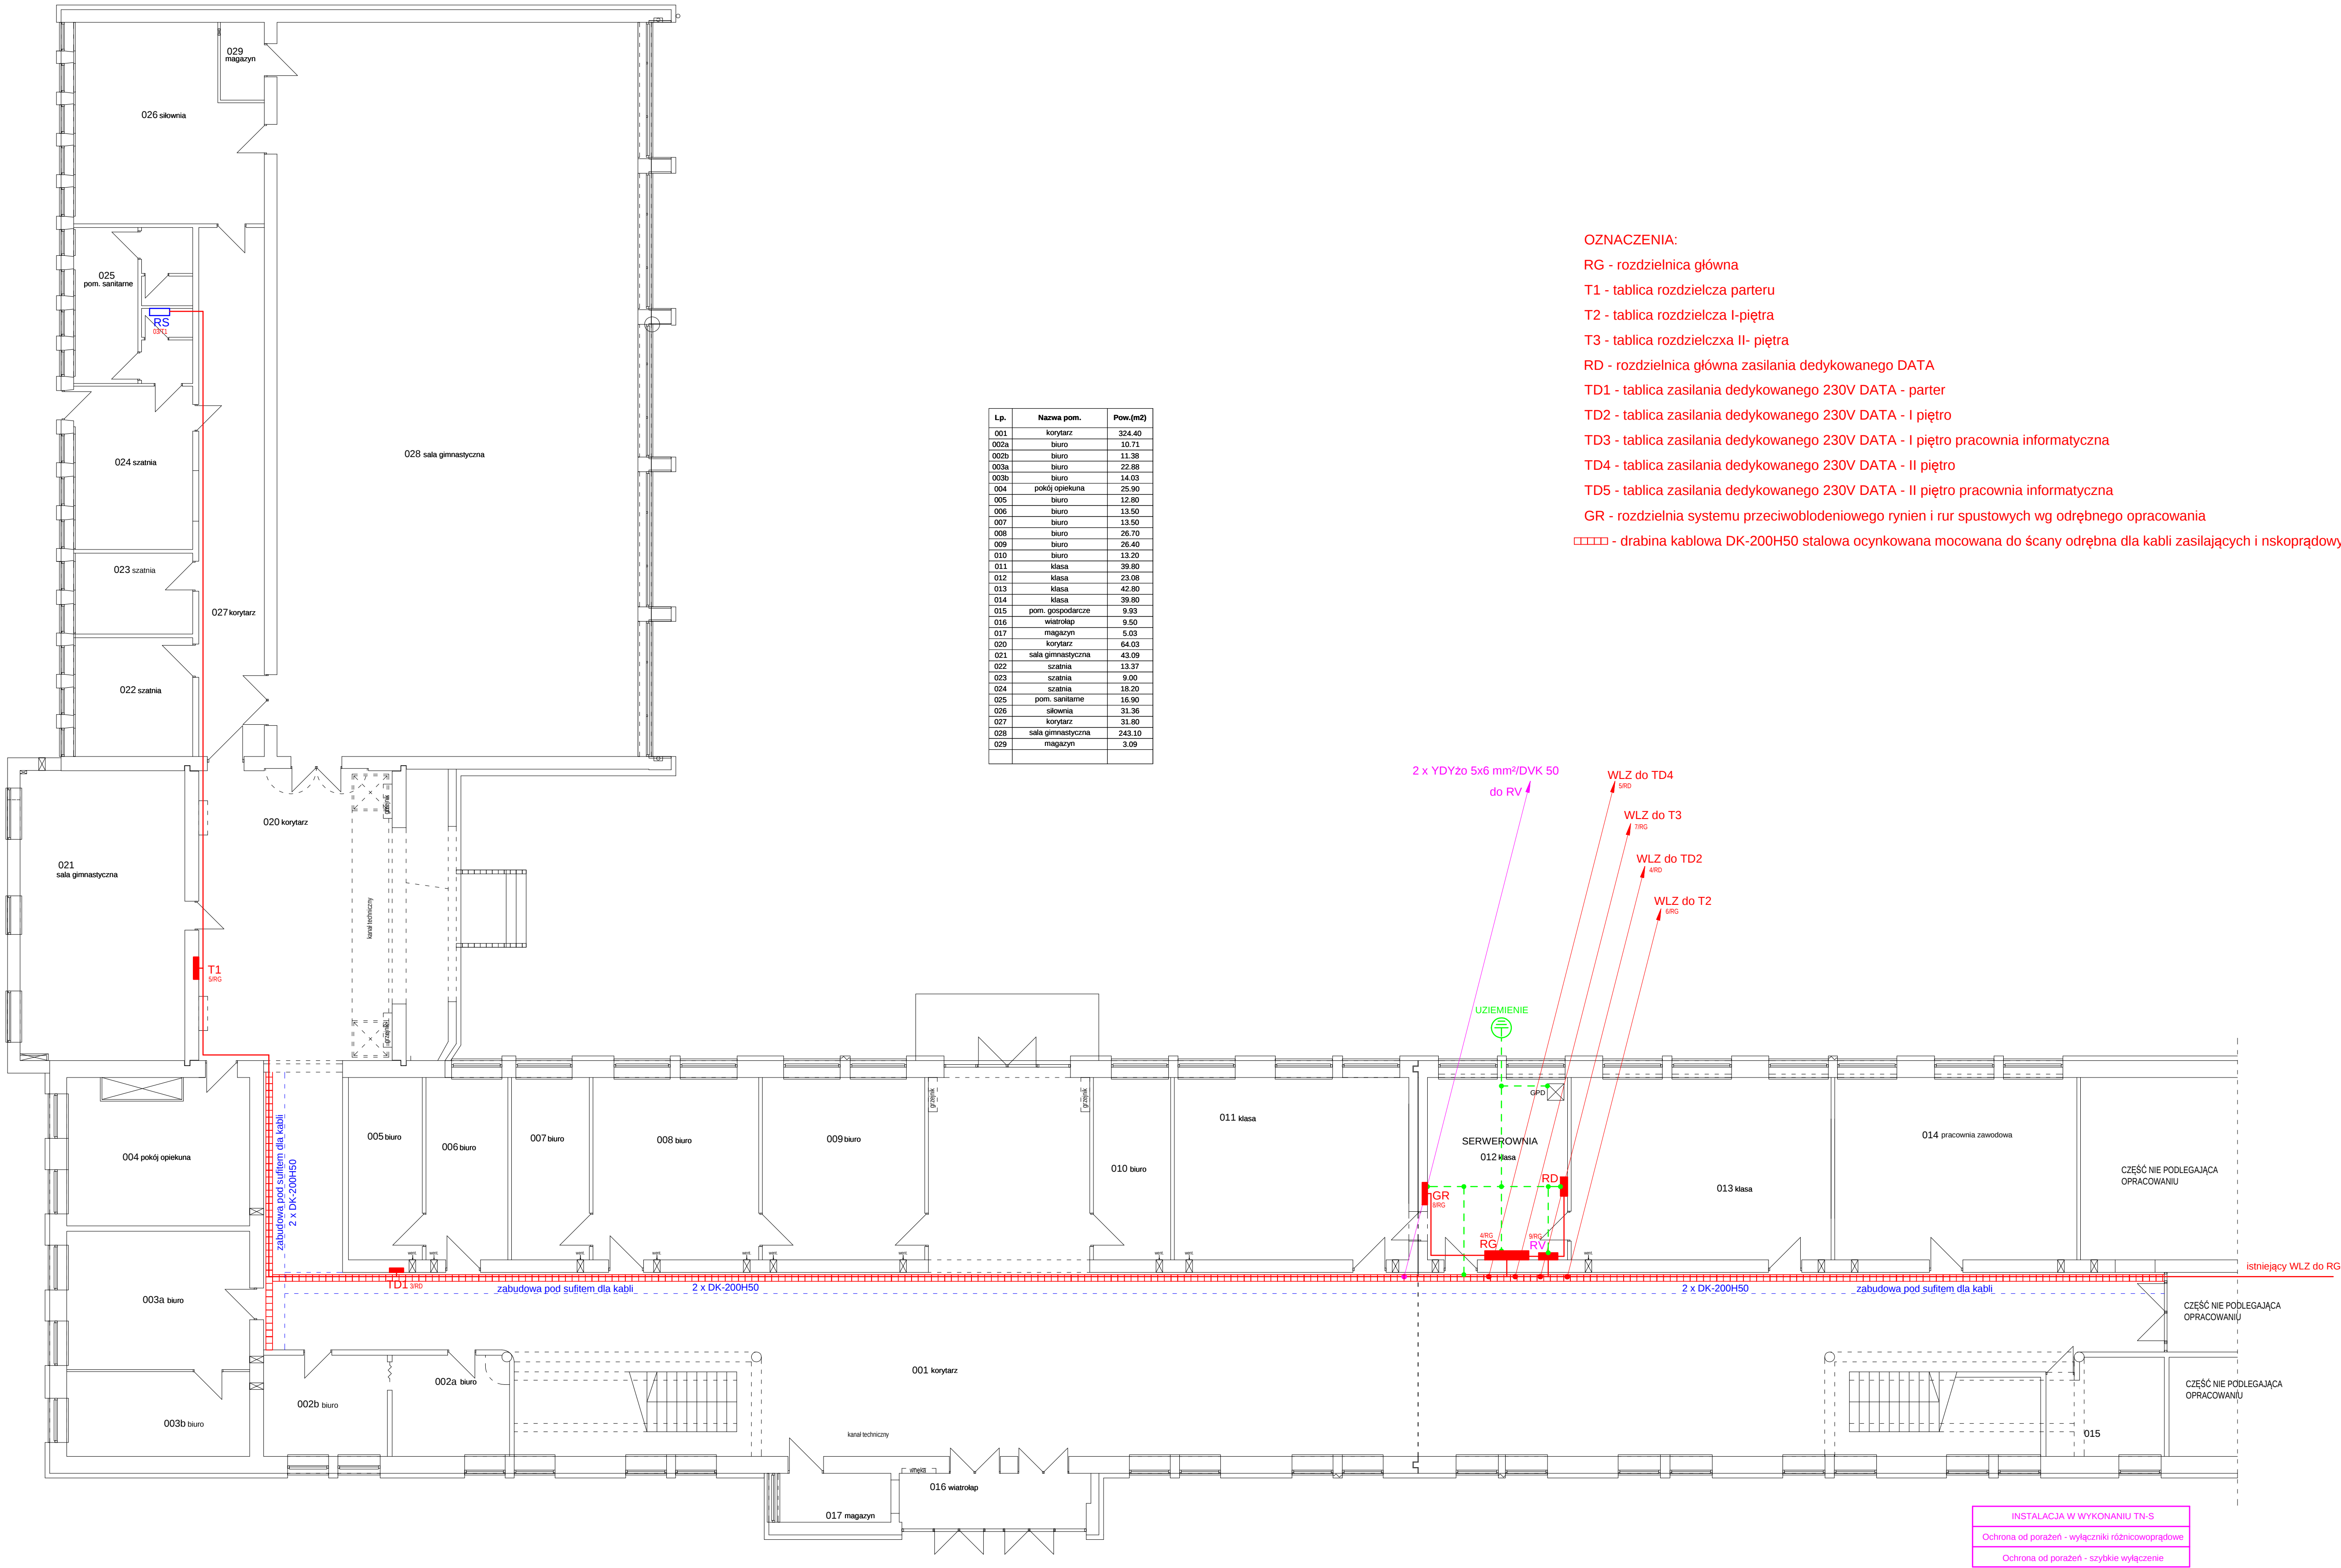

- OZNACZENIA:
- RG - rozdzielnica główna
 - T1 - tablica rozdzielcza parteru
 - T2 - tablica rozdzielcza I-piętra
 - T3 - tablica rozdzielcza II- piętra
 - RD - rozdzielnica główna zasilania dedykowanego DATA
 - TD1 - tablica zasilania dedykowanego 230V DATA - parter
 - TD2 - tablica zasilania dedykowanego 230V DATA - I piętro
 - TD3 - tablica zasilania dedykowanego 230V DATA - I piętro pracownia informatyczna
 - TD4 - tablica zasilania dedykowanego 230V DATA - II piętro
 - TD5 - tablica zasilania dedykowanego 230V DATA - II piętro pracownia informatyczna
 - GR - rozdzielnia systemu przeciwoblodeniowego rynien i rur spustowych wg odrębnego opracowania
 - ▬▬▬▬ - drabina kablowa DK-200H50 stalowa ocynkowana mocowana do ścany odrębna dla kabli zasilających i nskoprowadowych

PROJEKT WYKONAWCZY	Jednostka projektowa:	Biuro Usług Projektowych i Inwestycyjnych "DOMINEX"		
	Temat:	Okatwian Woźniak ul. Lewakowskiego 25/309, 38-400 Krosno tel. 013 436 99 10(12) „Budowa instalacji fotowoltaicznej z konstrukcją wsporczą na budynku głównym, przebudowa instalacji elektrycznej z wymianą opraw oświetleniowych w budynku głównym i Sali gimnastycznej, przebudowa węzła ciepłego z wydzieleniem obiegów i opomiarowaniem budynku głównego i sali gimnastycznej w obiektach Zespołu Szkół Ponadgimnazjalnych Nr 3 im. Stanisława Staszica w Krośnie”		
	Zakres tematu:	Przebudowa instalacji elektrycznej z wymianą opraw oświetleniowych w budynku głównym i sali gimnastycznej		
	Inwestor:	Gmina Miasto Krosno ul. Lwowska 28a 38-400 Krosno		Rok 2016
	Adres:	38-400 Krosno, ul. Tysiąclecia 5, działka nr ewid. 5/5 Obręb: Przemysłowa, Jedn. ewid. Miasto Krosno		SKALA 1:100
	Temat rysunku :	Rzut parteru. Plan WLZ.		
	Bransz:	elektryczna		Podpis:
	Projektant	mgr inż. Krzysztof Nowak specjalność inst. elektryczne (upr. Nr PDK/0136/PWDE/04)		NR RYS.

1E